


冷媒配管サイズ表

| 記号 | ガス側 | 液側 |
|----|-------|-------|
| A | 53.9φ | 22.2φ |
| B | 50.8φ | 22.2φ |
| C | 41.3φ | 22.2φ |
| D | 38.1φ | 19.0φ |
| E | 38.1φ | 15.9φ |
| F | 31.8φ | 15.9φ |
| G | 28.6φ | 15.9φ |
| H | 28.6φ | 12.7φ |
| I | 25.4φ | 12.7φ |
| J | 19.0φ | 15.9φ |
| K | 19.0φ | 9.5φ |
| L | 15.9φ | 9.5φ |
| M | 12.7φ | 6.4φ |
| N | 9.5φ | 6.4φ |

注) 1. 室内機-室外機間の渡り配管 (MEES-3C1, 25^φ) は冷媒配管と同等とする。
 ②の渡り配管は (MEES-7C1, 25^φ) とする。
 2. リモコン配管 (CEE-3C1, 25^φ) とする。

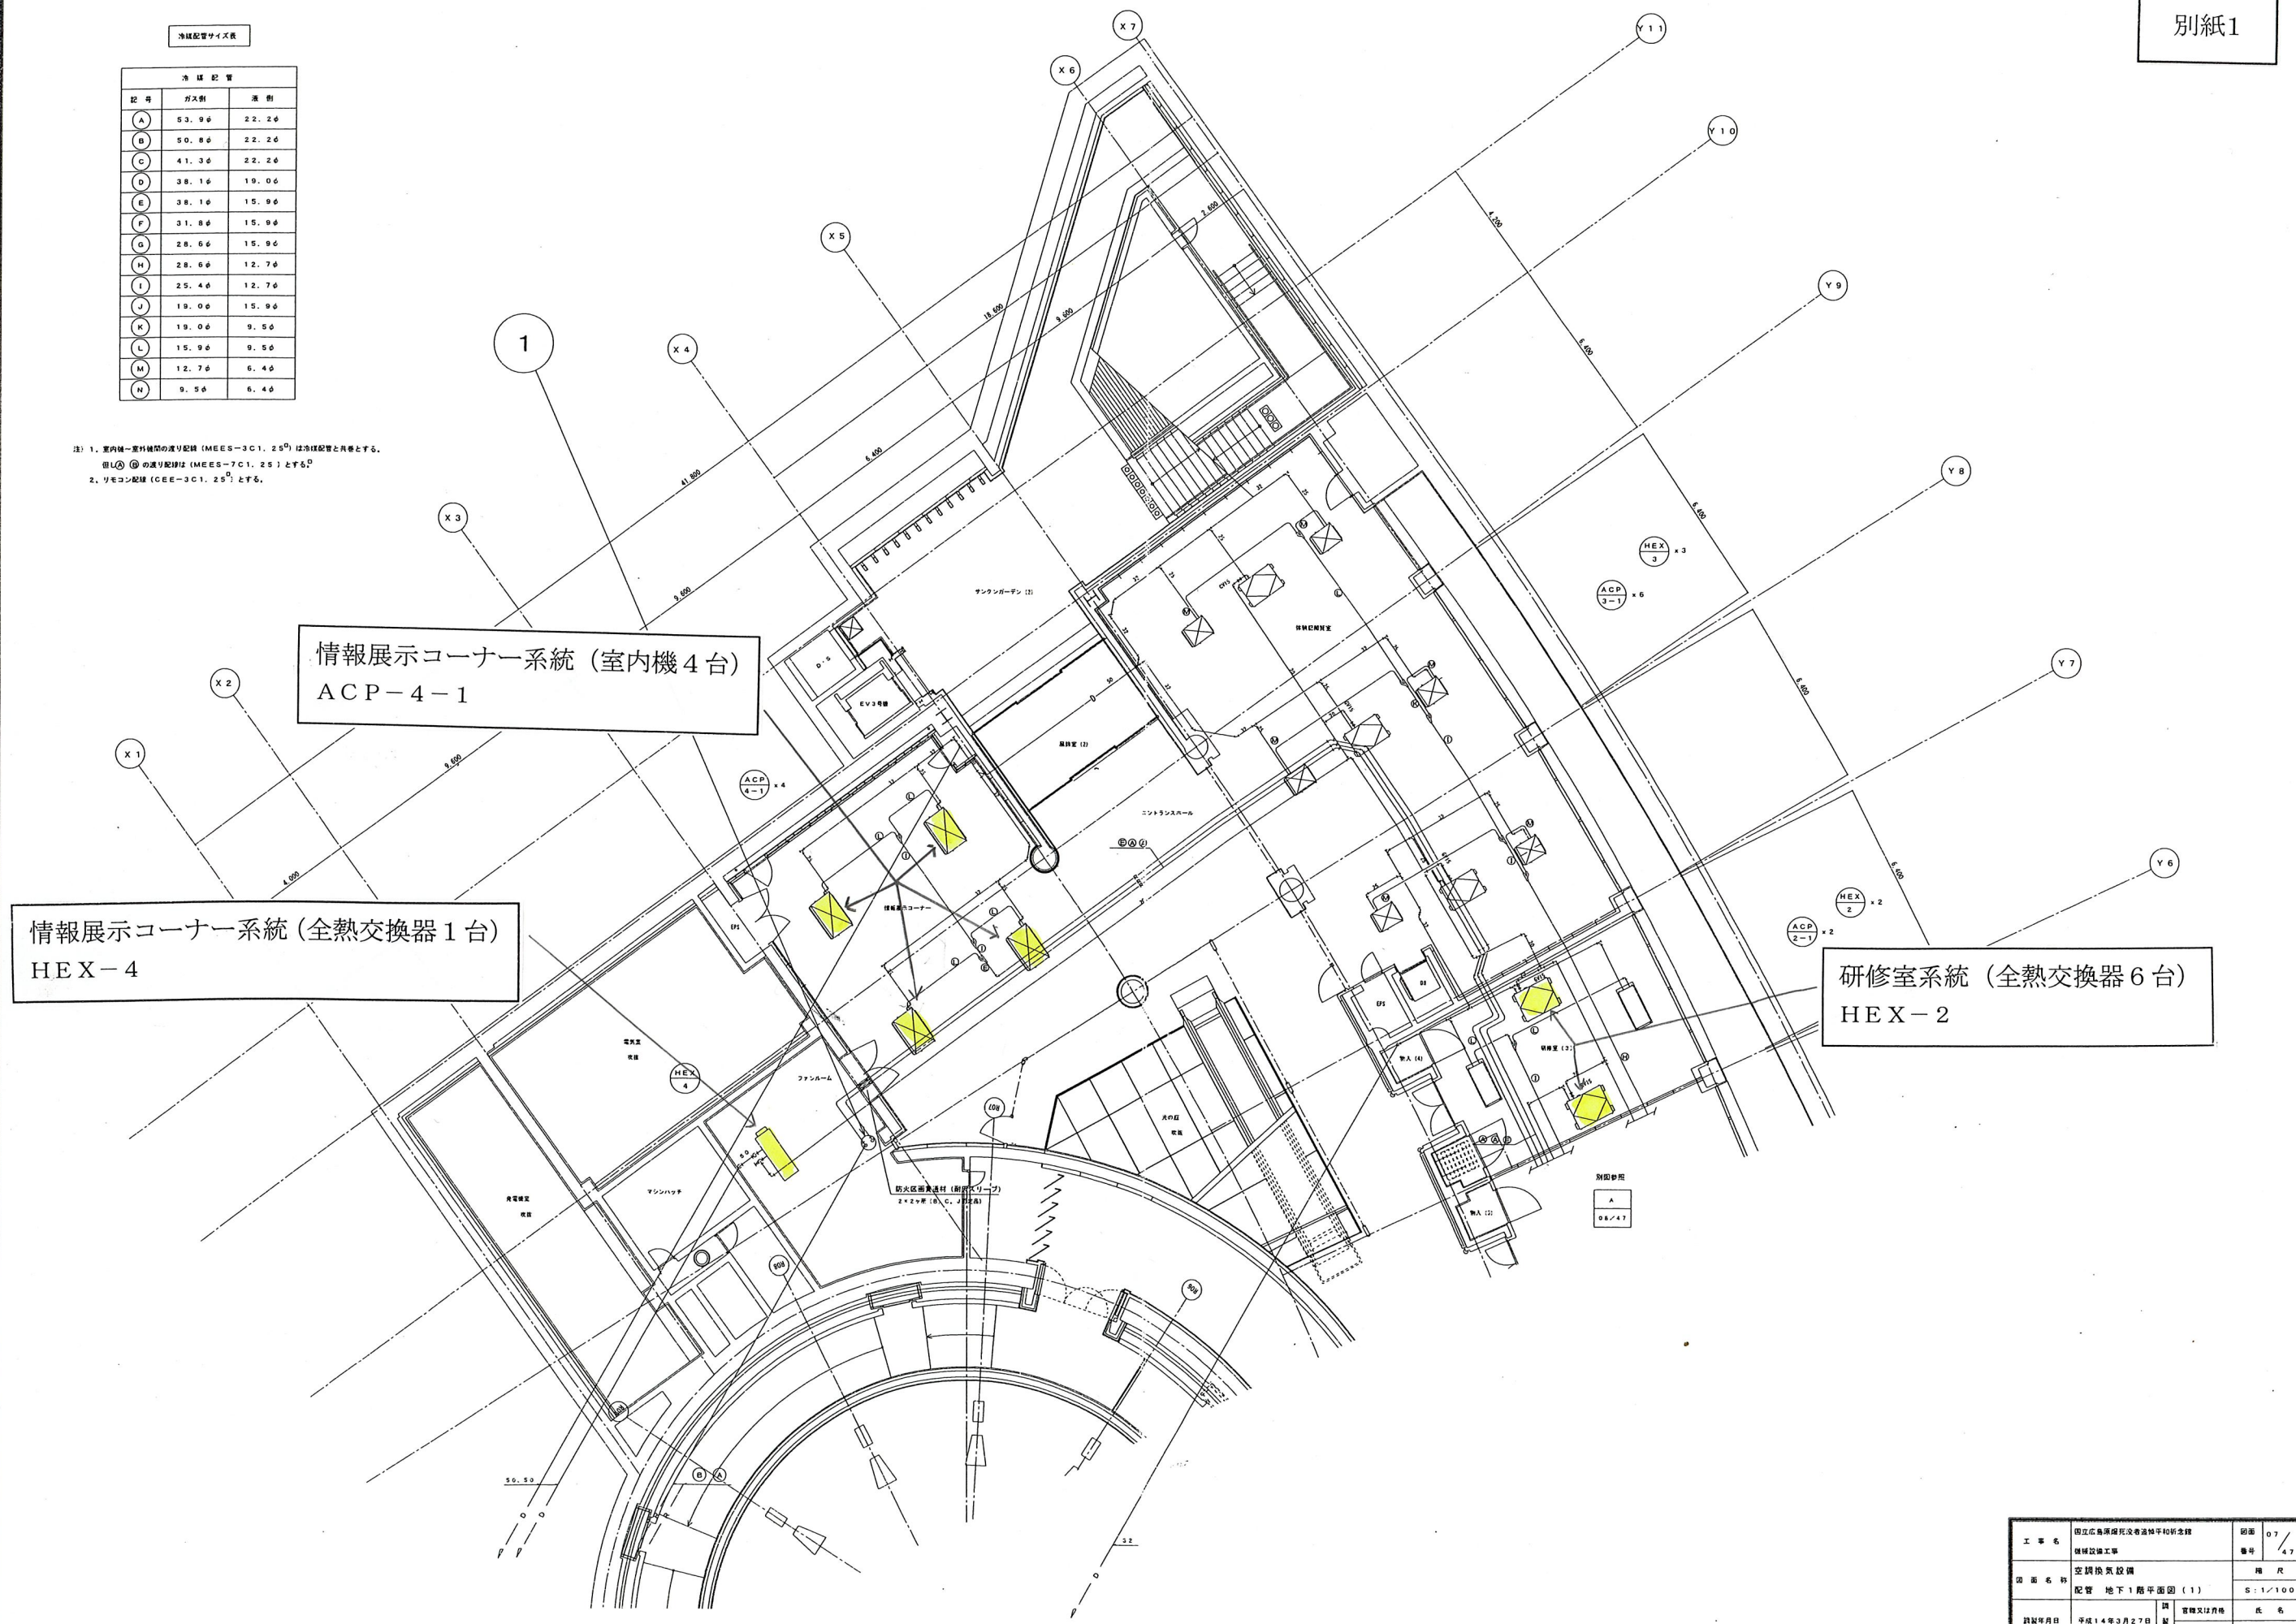


| | | | |
|-------|--------------------------|-----|---------|
| 工事名 | 国立広島国際センター改修工事 | 図番 | 07 / 47 |
| 図番名称 | 空調換気設備 配管 地下1階平面図 (1) | 縮尺 | 1/100 |
| 図示年月日 | 平成14年3月27日 | 設計者 | 宮崎文雄 |
| | | 監理者 | 佐土交通技研 |

冷媒配管サイズ表

| 記号 | ガス側 | 液側 |
|----|-------|-------|
| A | 53.9φ | 22.2φ |
| B | 50.8φ | 22.2φ |
| C | 41.3φ | 22.2φ |
| D | 38.1φ | 19.0φ |
| E | 38.1φ | 15.9φ |
| F | 31.8φ | 15.9φ |
| G | 26.6φ | 15.9φ |
| H | 28.6φ | 12.7φ |
| I | 25.4φ | 12.7φ |
| J | 19.0φ | 15.9φ |
| K | 19.0φ | 9.5φ |
| L | 15.9φ | 9.5φ |
| M | 12.7φ | 6.4φ |
| N | 9.5φ | 6.4φ |

注) 1. 室内機-室外機間の配管 (MEES-3C1. 25^φ) は冷媒配管と併走とする。
 ①②③の配管は (MEES-7C1. 25) とする。
 2. リモコン配管 (CEE-3C1. 25^φ) とする。

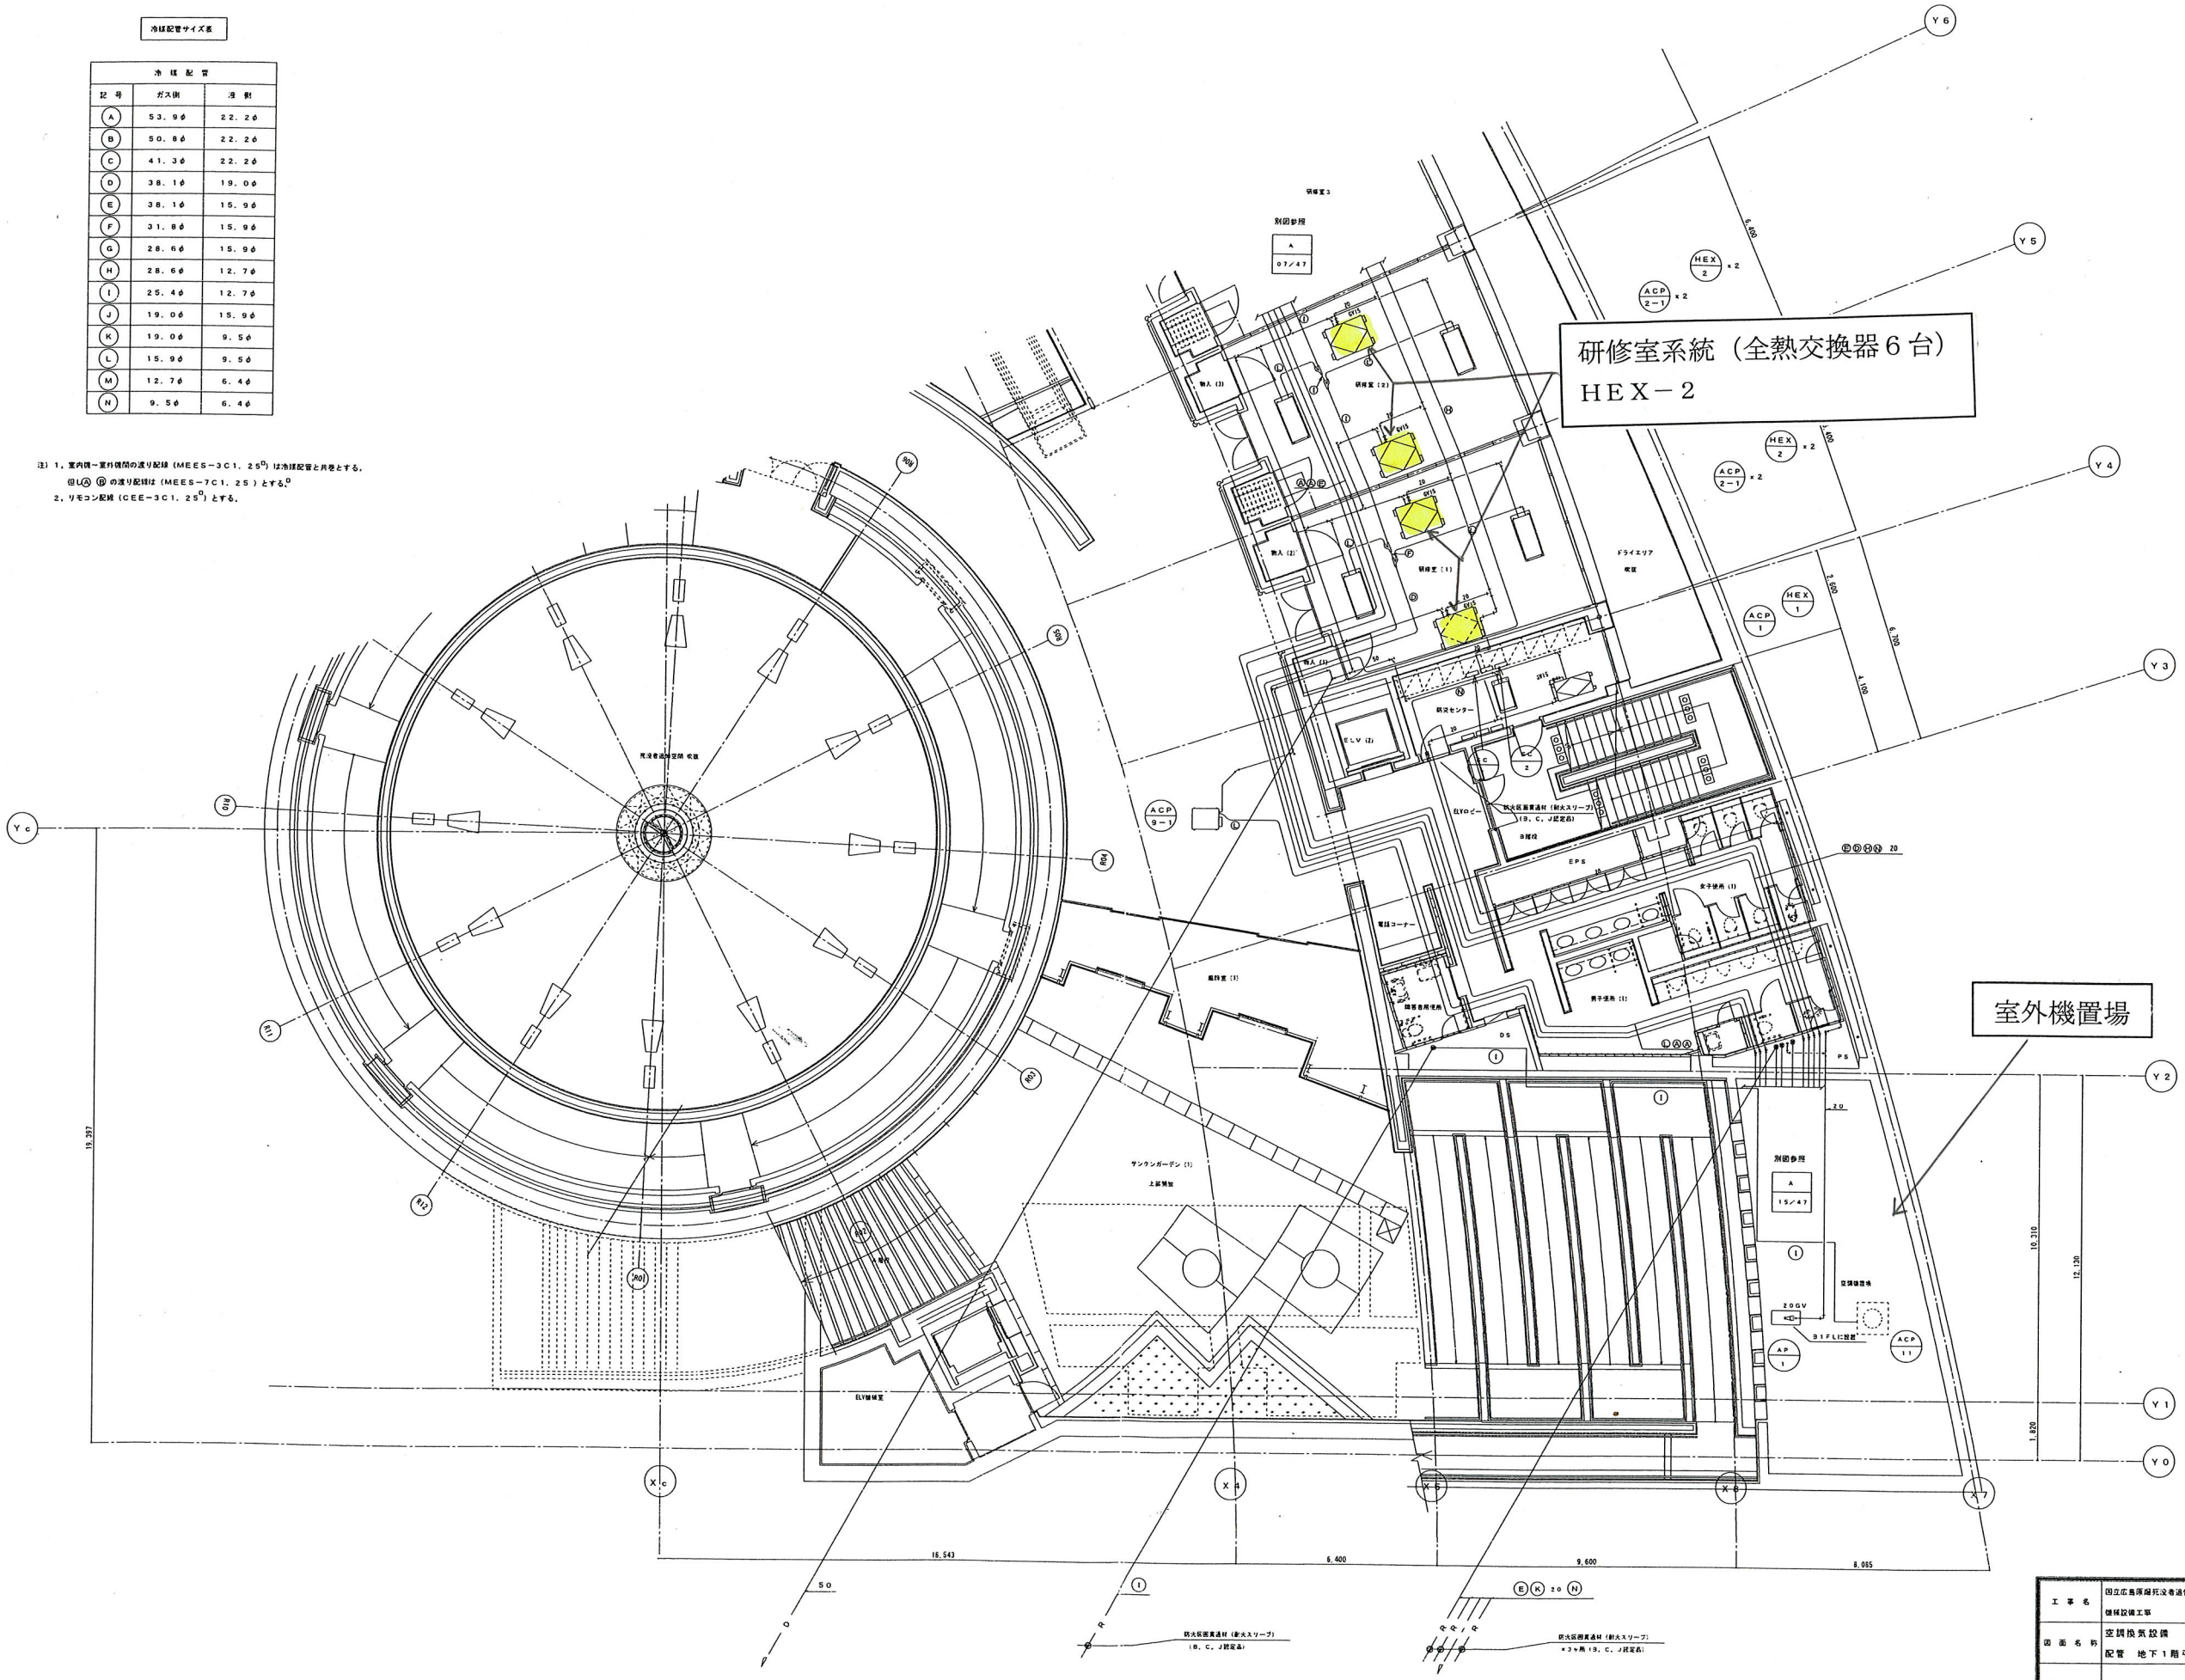

研修室系統 (全熱交換器 6 台)
 HEX-2

室外機置場

| | | | |
|-------|----------------|-----|----------|
| 工事名 | 国立応用基礎研究所改修工事 | 図面 | 08/47 |
| 設備名 | 空調設備 | 種別 | |
| 図面名称 | 配管 地下1階平面図 (2) | 縮尺 | S: 1/100 |
| 図面年月日 | 平成14年3月27日 | 設計者 | 宮崎文雄 |
| | | 監修者 | 藤本 誠 |

屋外機置場 平面詳細図

屋外機置場 A-A断面詳細図


室外機置場

冷媒配管サイズ表


| 記号 | 方式機 | 液側 |
|----|-------|-------|
| A | 53.9φ | 22.2φ |
| B | 50.8φ | 22.2φ |
| C | 41.3φ | 22.2φ |
| D | 38.1φ | 19.0φ |
| E | 38.1φ | 15.9φ |
| F | 31.8φ | 15.9φ |
| G | 28.6φ | 15.9φ |
| H | 28.6φ | 12.7φ |
| I | 25.4φ | 12.7φ |
| J | 19.0φ | 15.9φ |
| K | 19.0φ | 9.5φ |
| L | 15.9φ | 9.5φ |
| M | 12.7φ | 6.4φ |
| N | 9.5φ | 6.4φ |

① 室内機-室外機間の配管径 (MEES-2C1. 2P) は本機設置と同等とす。
 ② ③ ④ ⑤ ⑥ ⑦ ⑧ ⑨ ⑩ ⑪ ⑫ ⑬ ⑭ ⑮ ⑯ ⑰ ⑱ ⑲ ⑳ ㉑ ㉒ ㉓ ㉔ ㉕ ㉖ ㉗ ㉘ ㉙ ㉚ ㉛ ㉜ ㉝ ㉞ ㉟ ㊱ ㊲ ㊳ ㊴ ㊵ ㊶ ㊷ ㊸ ㊹ ㊺ ㊻ ㊼ ㊽ ㊾ ㊿

- ACP 1 点検口
- ACP 2 BIF 事務室系統
- ACP 3 BIF 情報記録管理系統
- ACP 4 BIF 情報展示コーナー系統
- ACP 5 BIF 事務室系統
- ACP 6 BIF サーバー室系統
- ACP 7 通風空調系統
- ACP 8 BIF 通風空調系統
- ACP 9 BIF 通風空調系統

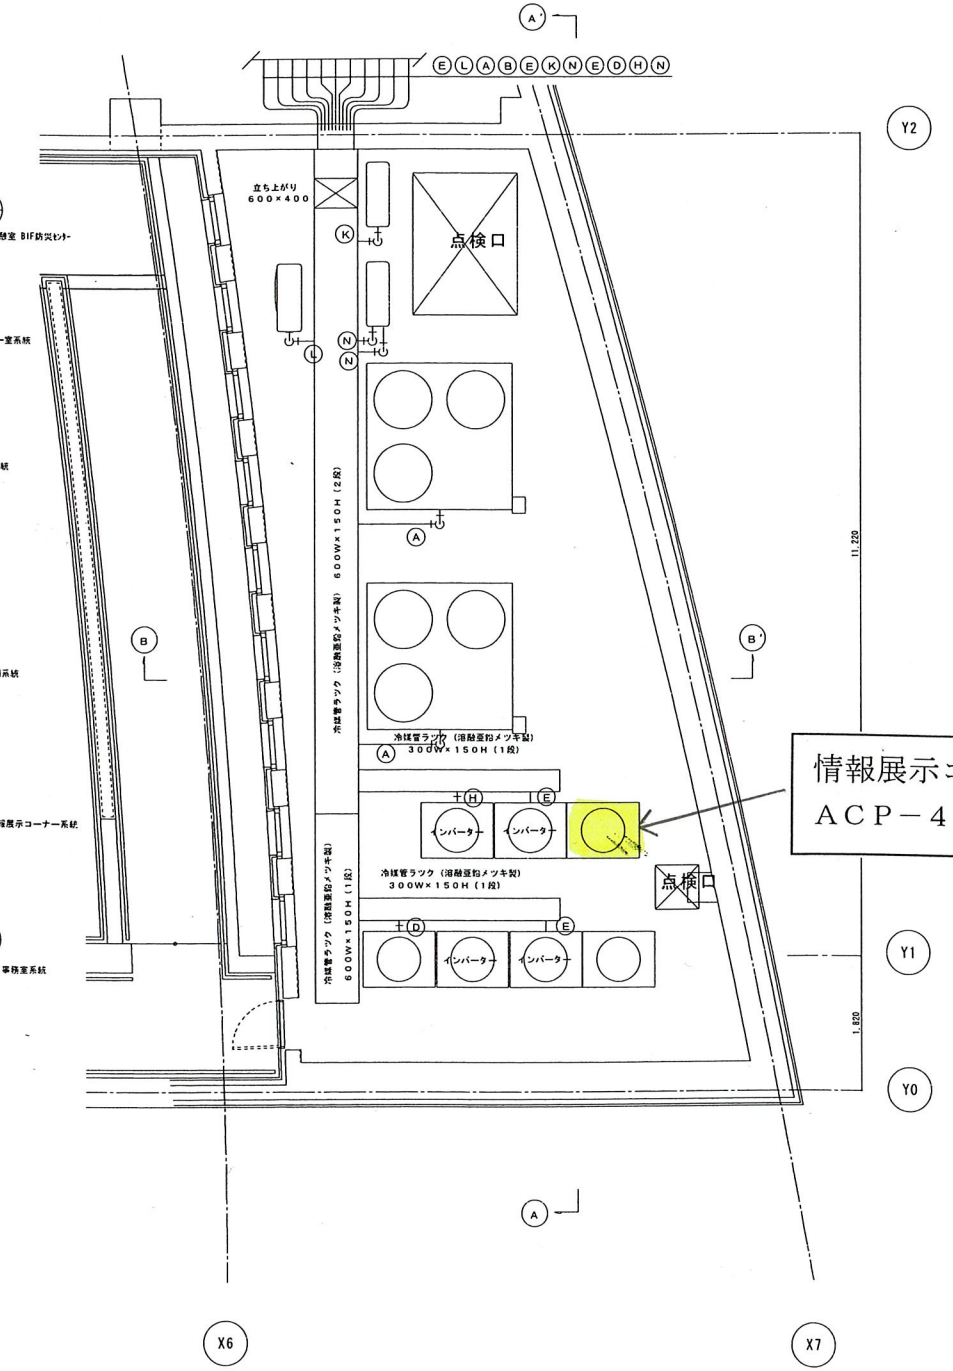

情報展示コーナー系統 (室外機 1台)
ACP-4

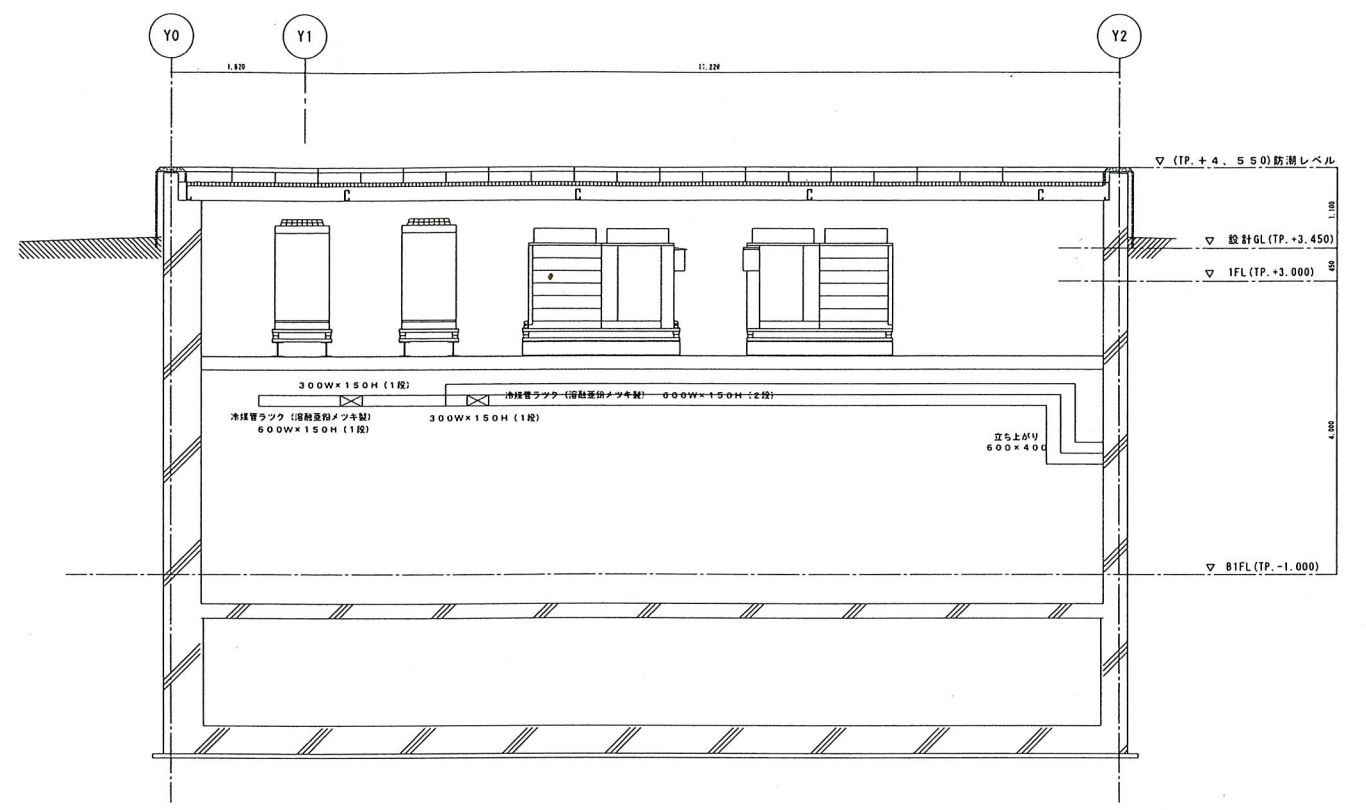

屋外機置場 B-B断面詳細図

